



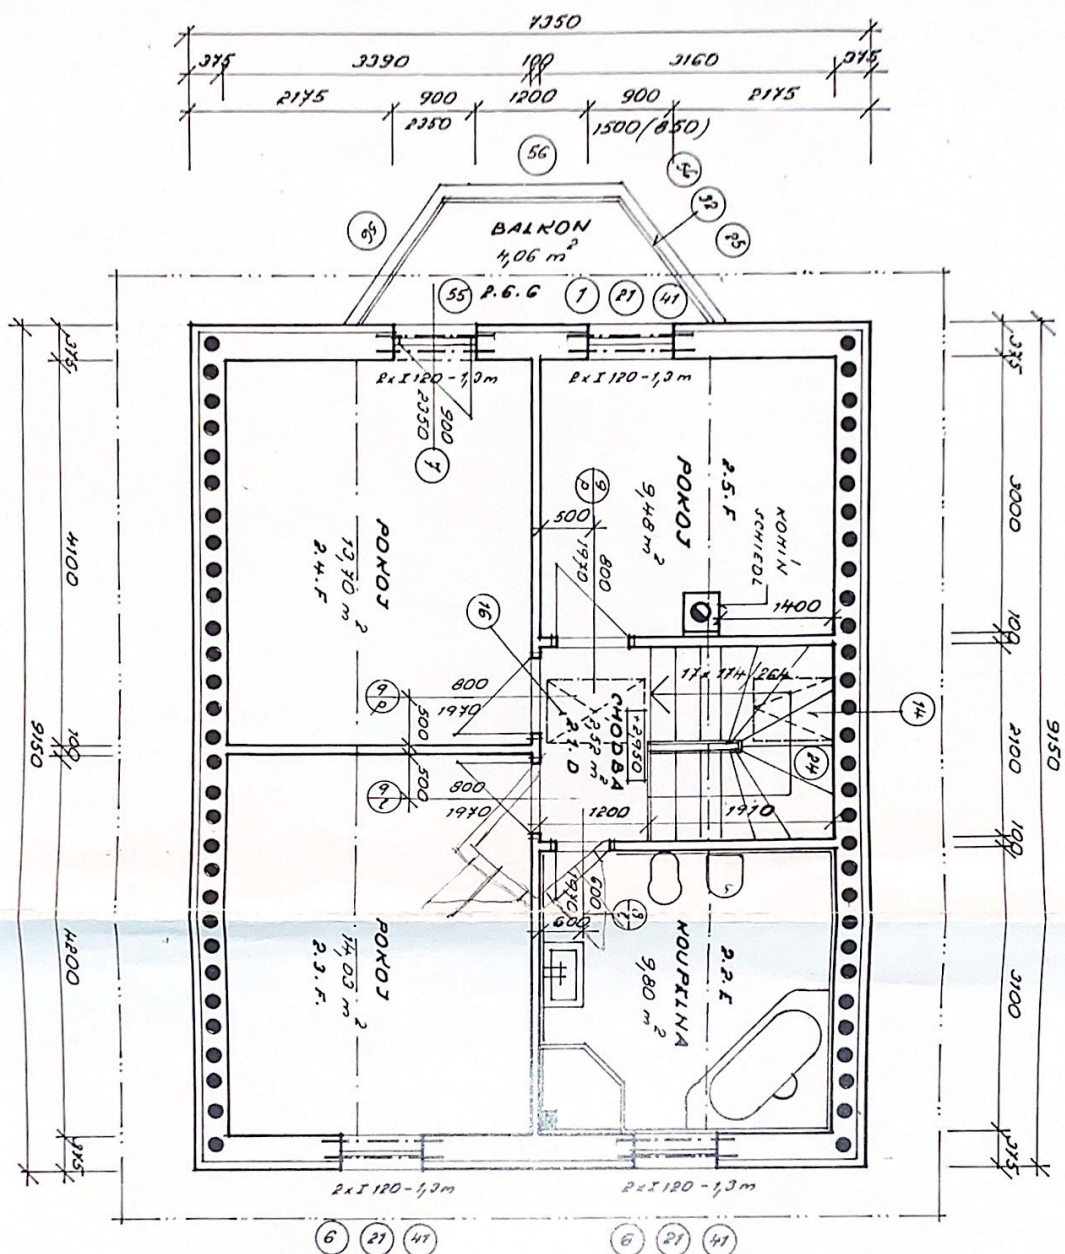

POZNÁMKA
V PODLAŽÍ KUPELNĚ - E. PODLAŽNÍ VÝSTUPNÍ

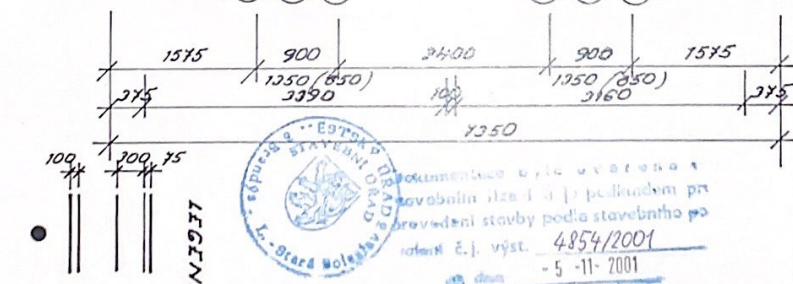

LEGENDA

TRÁVNÍK TĚSNE SE ZÁPL. -
VÝSTUPNÍ - PODLAŽNÍ
P. P. E. - 5-20 STABIL 70mm
PŘÍKRY MOKET NA TĚL MOKET
OTVORY V TRÁVNÍKOVÝM
AKTIVNĚ S OKL. - VÍZ DETAIL




Documentace byla uveřejněna
v odborném časopise 1. a 2. podlažní pro
provedení stavby podle stavebního po
kroku 2. j. výst. 4854/2001
- 5 - 11 - 2001

Dodavatel Ekonomické stavby, Plzeň Investor MAREK JUDOVIC, UHOŘSKÁ 2202/20, HOR. POČERVICE Název díla 	Zpracovatel projektu Jan Kraus, Plzeň Křimická 134 IČO 11621737 	Okres Praha-východ Formát A3
RODINNÝ DŮM NA POJ. 188/6 NAT. ÚJEMÍ - RADONICE 	Autorizační rozlika ČKAIT 	Stupeň projekt
Cost PŮDORYS - PODKROVÍ 	Datum 03/2001 	Měřítko 1:50
Číslo výkresu 4 	Číslo výkresu 4 	Číslo výkresu 4




PŮDORYS 1:250

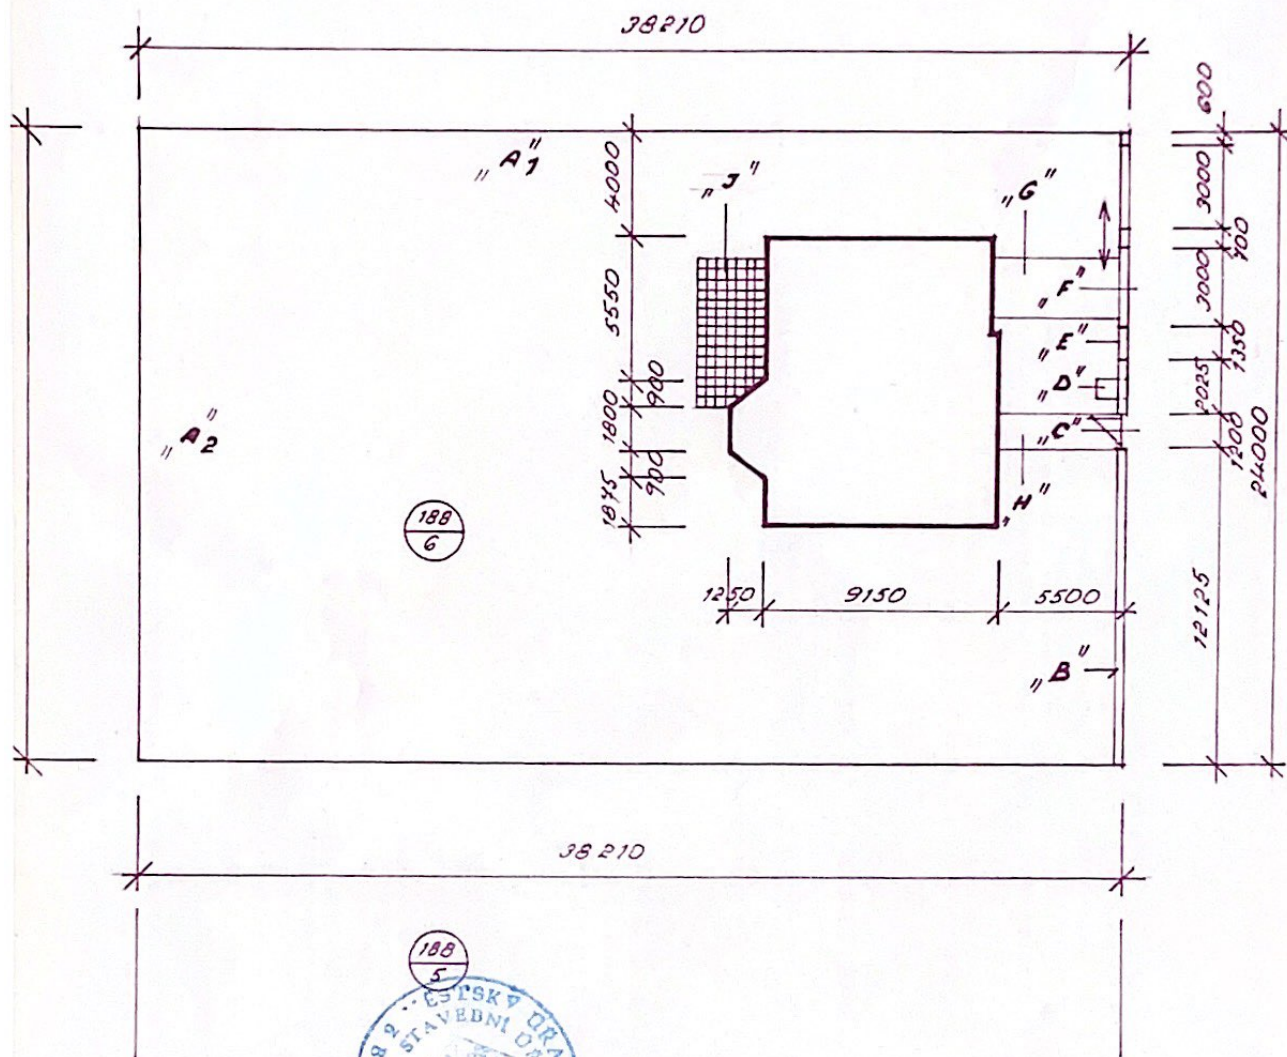

Dokumentace byla ověřena v
stavebním listu a je podkladem pro
provedení stavebního po-
volení č. 4854/2001
ze dne 5. 11. 2001

1

Dodavatel Ekonomické stavby, Plzeň		Pracovatel projektu Jan Kraus, Plzeň Křimická 134 IČO 11621737		Město Praha - východ
Investor HANĚ JUBCOVI, LHOTSKÁ 2203/20, HOR. PŮDĚVICKY		Autorizační razítka EKAIT		Formát
Název díla RODINNÝ DŮM NA PŮJ. Č. 188/6 KAT. ÚJEMÍ - RADONICE				Služba projekt
Cest VENKOVNÍ ÚPRAVY		Datum 03/2001		Měřítko 1:100 1:50 1:250
		Číslo výkresu 26		

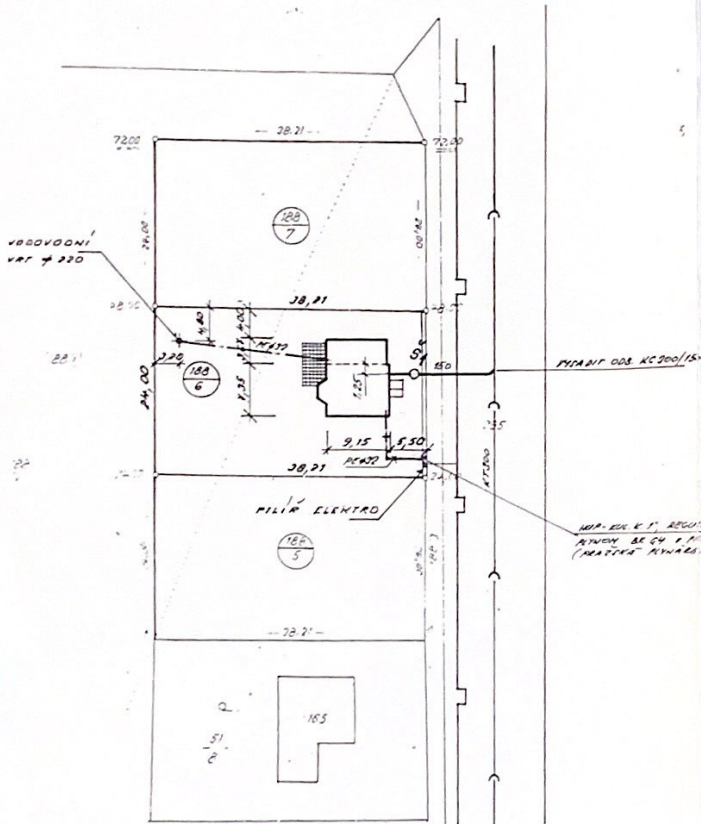

LEGENDA

- ULIČNÍ KANALIZACE
- ULIČNÍ PLYNOVOD
- +— PŘÍP. VODY
- +— PŘÍP. PLYNU
- +— PŘÍP. KANALIZACE

Dodavatel	Ekonomická stavby, Píseň	Zodpovědný projektant	Ing. Rudolf ŽIMAN	Okres	Probořovice
Investor	MANEŽE ŽUBOV, INŽENÝR 2202/20, MĚŘ. PŘÍP. MĚŘENÍ	ŘEŠENÍ PROJEKTU A PROJEKTOVÁ PRÁCE	ANALYZAČNÍ VODOVOD PLYNOVOD	Formát	A3
Název stavby	RODINNÝ DŮM NA POŠ. Č. 188/6 KAT. ÚZEMÍ - RADONICE	KLASIFIKACE: PŘÍP. PŘÍP.		Stupeň	projekt
Číslo	SITUACE			Datum	03/2001
				Měřítka	1:500
				Číslo výkresu	1